

Uwagi:
Przed realizacją rzędne podane na rysunku należy potwierdzić w terenie

LP	Nazwa	Ilość	Ma	teriał	Producent
26	Pokrywa betona DN1200	1		C35/45	
25	Krag betonowy DN1200 H=250mm	1		C35/45	
24	Krata koszowa	1		stal nierdzewna	
23	Żuraw słupowy 250kg	1		stal ocynkowana	
22	Belka wsporcza (regulowana)	1		stal nierdzewna	
21	Złaczka stal/PE DN50/63	1		żeliwo	
20	Łanecuch	2		stal nierdzewna	
19	Właz	1		stal nierdzewna	
18	Kominiek wentylacyjny z biofiltrem (wyw.)	1		stal nierdz./PVC	
17	Kominiek wentylacyjny (now.)	1		stal nierdz./PVC	
16	Poręcz	1		stal nierdzewna	
15	Szafa sterownicza	1		stal nierdzewna	
14	Prowadnice rurowe	2		stal nierdzewna	
13	Króciec napływowy	2		PVC200	
12	Drabinka	1		stal nierdzewna	
11	Sonda hydrostatyczna	1			
10	Wyłacznik pływakowy	2			
9	Rurociąg tłoczny	1		PEø63	
8	Układ tłoczny DN50	1		stal nierdzewna	
7	Zawór kulowy DN50	1			
6	Nasada płuczająca T52	1			
5	Zawór zwrotny kolonowy DN50	2		żeliwo	
4	Zasuwka klinowa DN50	2		żeliwo	
3	Zbiornik istniejący	1		C35/45	
2	Kolano stopowe DN50	2		żeliwo	
1	Pompa zatopialna	2		wg katalogu	

mgr inż. Piotr Kiedzik
PRACOWNIA BUDOWLANE DO KIEROWANIA I PROJEKTOWANIA W SPECJALNOŚCI
INSTALACyjNEJ W ZAKRESIE SECh, INSTALACyjI URZĄDZEŃ Ciepłoty, WENTYLACyjNYCh, GAZOWYCh, WODOCIĄGOWYCh I KANALIZACyjNYCh
 713219/W/2000
 WPK7024@poczta.onet.pl

Projektował	Imię i nazwisko	Data	Podpis
Kreślił		05.2022	
Zatwierdził			
Skala	Przepompownia:		Nr rys. 1
	PS Białostowie ul. Rusa		

Skala 1:500
 Województwo: wielkopolskie
 Powiat: pilski
 Gmina: Gmina Białośliwie
 Miejscowość: Białośliwie
 Godło: 6.193.13.19.2.3
 Układ współrz. 2000/6
 Sygnatura:
 W GK: 6614.1.4560.2016

Posiadaacza się zgodność niniejszej kopii z treścią materiału państwowego zasobu geodezyjnego i kartograficznego


STAROSTA PILSKI

MAPA ZASADNICZA
 (Nazwa materiału zasobu)


P.3019.2014.21
 (Identyfikator ewidencyjny materiału zasobu)

01-09-2016
 (Data wykonania kopii)

Z OPIEKAROSTWY
 (Imię, nazwisko i podpis osoby reprezentującej organ)

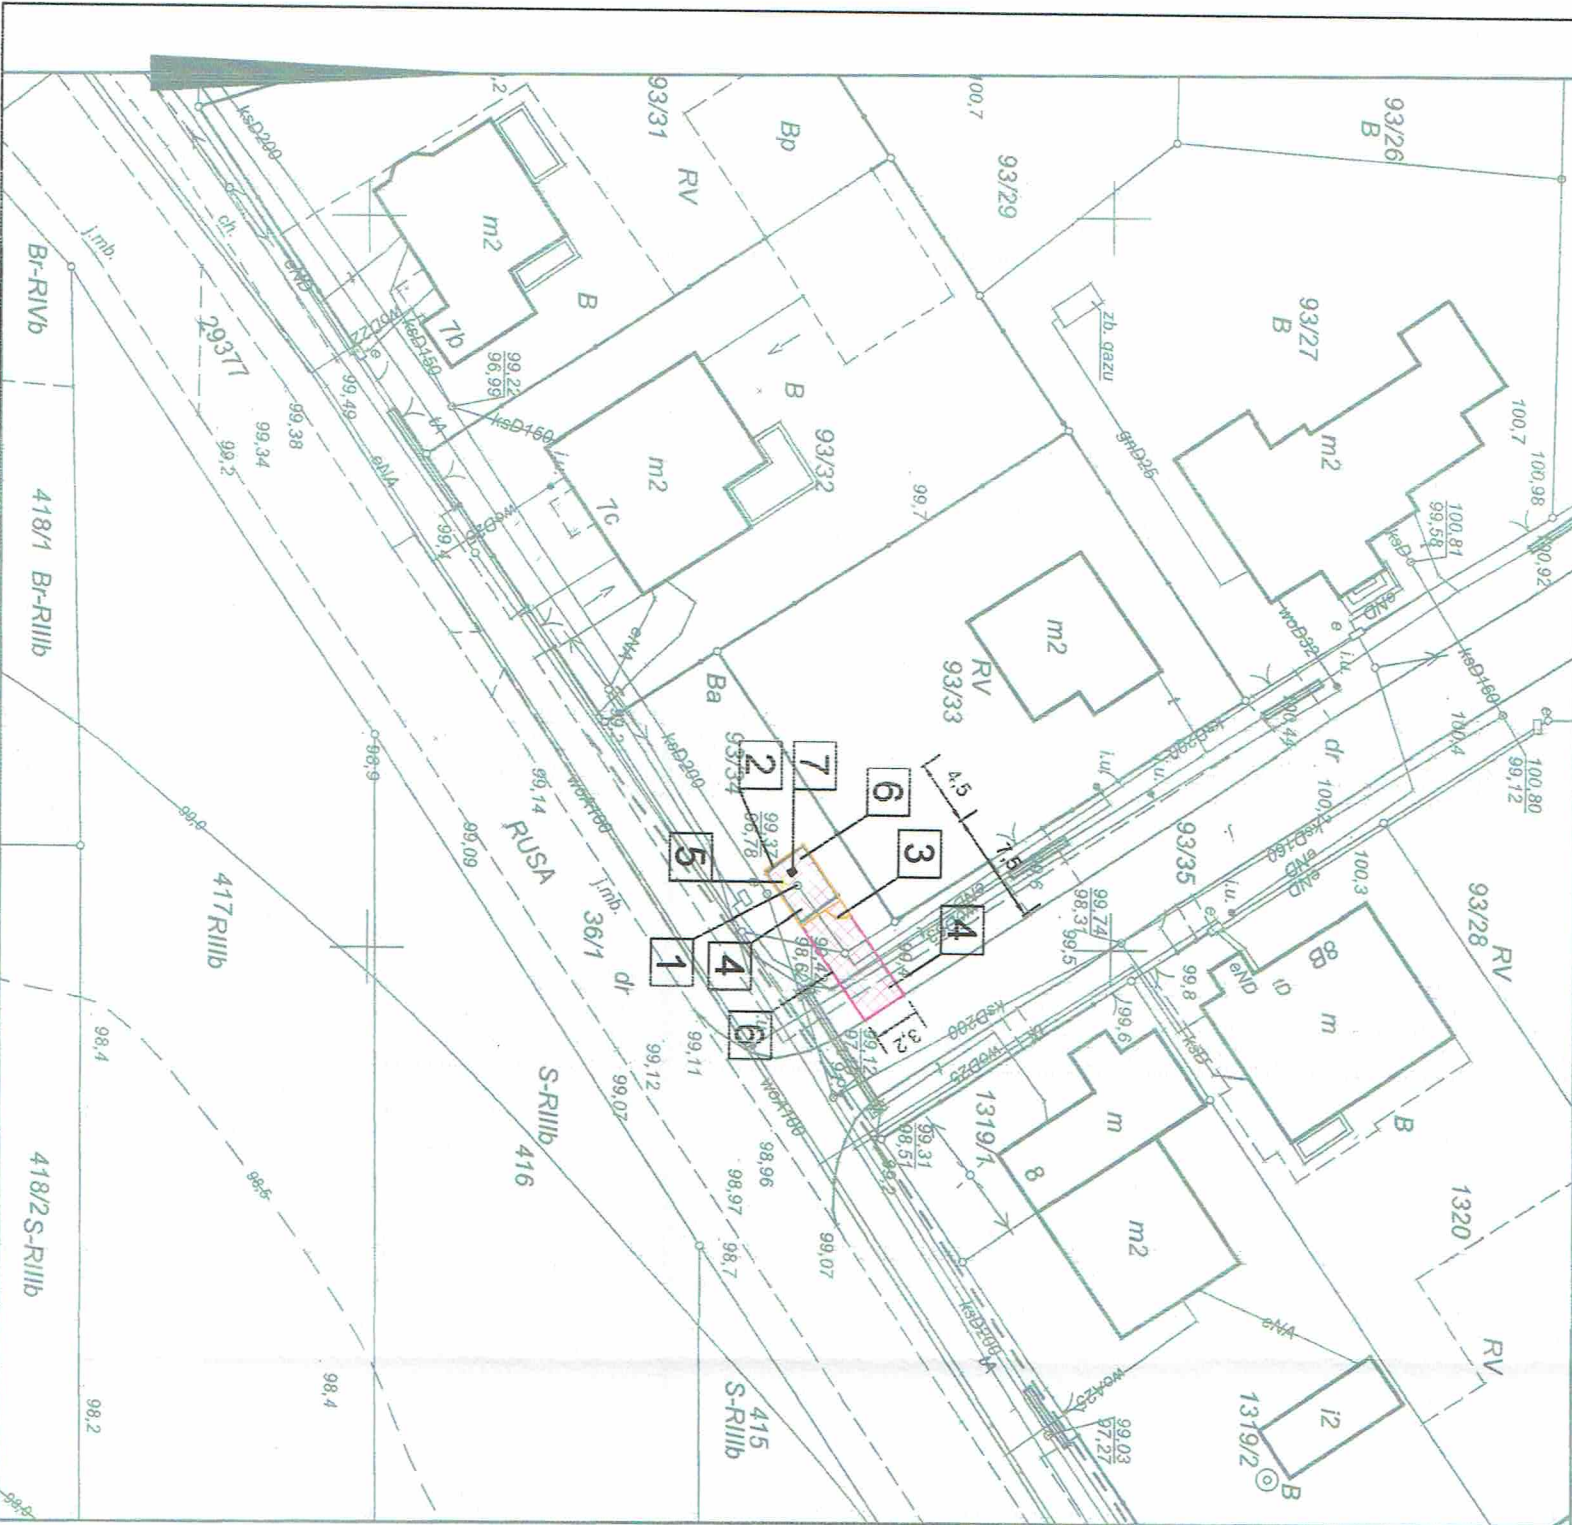

- OZNACZENIA:**
- 1 - Istniejący zbiornik pompowni ścieków Ø 1200mm (podwyższyć pokrywą o 20cm)
 - 2 - Istniejące ogrodzenie do wymiaru na ogrodzenie systemowe stalowe oc. H=1,2m; Lc=14,2m
 - 3 - furtka H=1,2m; B=1,2m
 - 4 - Nawierzchnia z kostki betonowej gr. 8cm Fc=36,4m²
 - 5 - Lampa
 - 6 - Obrycze betonowe 8x30x100cm Lc=36m (zatlopione)
 - 7 - żuraw słupowy 250kg

 Usługi Projektowo - Budowlane Nadzór Budowlany "PIO-BUD" 64-600 Chodzież Rataje ul. Skryta 14		INWESTOR: Gmina Białośliwie ul. Księżka Kordeckiego 1 89-340 Białośliwie		STADIUM PW/PB
		MODERNIZACJA POMPOWNI ŚCIEKÓW NA TERENIE GMINY BIAŁOŚLIWIE UL. RUSA W M. BIAŁOŚLIWIE		BRANŻA sanitarna
FUNKCJA	IMIĘ I NAZWISKO	PODPIS	DATA 05.22	SKALA 1:500
PROJEKTANT nr uprawnień	mgr inż. Piotr Kiedziak WKP/0269/P00S/04			NR RYSUNKU 2
TEMAT	PROJEKT ZAGOSPODAROWANIA TERENU PRZEPOMPOWNI ŚCIEKÓW PS5 UL. RUSA W BIAŁOŚLIWIE			